

**UCHWAŁA NR LVI/414/13
RADY MIASTA KOŚCIERZYNA**

z dnia 27 listopada 2013 r.

w sprawie wyrażenia zgody na odpłatne ustanowienie służebności przesyłu w obrębie 05 miasta Kościerzyna

Na podstawie art. 18 ust. 2 pkt. 9 lit. "a" ustawy z dnia 8 marca 1990 roku o samorządzie gminnym (tekst jednolity: Dz. U. z 2013 r., poz. 594 z późn. zm.), art. 13 ust. 1 ustawy z dnia 21 sierpnia 1997 r. o gospodarce nieruchomościami (tekst jednolity Dz. U. z 2010 r. Nr 102, poz. 651 z późn. zm.) oraz art. 305¹ ustawy z dnia 23 kwietnia 1964 r. Kodeks cywilny (Dz. U. Nr 16, poz. 93 z późn. zm.) **Rada Miasta Kościerzyna na wniosek Burmistrza Miasta Kościerzyna uchwala, co następuje:**

§ 1. Wyraża zgodę na odpłatne obciążenie służebnością przesyłu działki ozn. nr geodez. 261, położonej w obrębie 05 miasta Kościerzyna, zapisanej w księdze wieczystej GD1E/00004259/9, stanowiącej własność Gminy Miejskiej Kościerzyna na rzecz firmy Miejskiego Przedsiębiorstwa Infrastruktury „KOS-EKO” Sp. z o.o. w celu wybudowania przyłącza ciepłowniczego i korzystania z w/w działki w zakresie zgodnym z przeznaczeniem tego urządzenia, przedstawionego na załączniku graficznym.


§ 2. Wykonanie uchwały powierza się Burmistrzowi Miasta Kościerzyna.

§ 3. Uchwała wchodzi w życie z dniem podjęcia.

Przewodniczący Rady Miasta

Piotr Słomiński

PROJEKT ZAGOSPODAROWANIA TERENU PRZYŁĄCZE CIEPŁOWNICZE UL. TRAUGUTTA - STRZELECKA SKALA 1:500

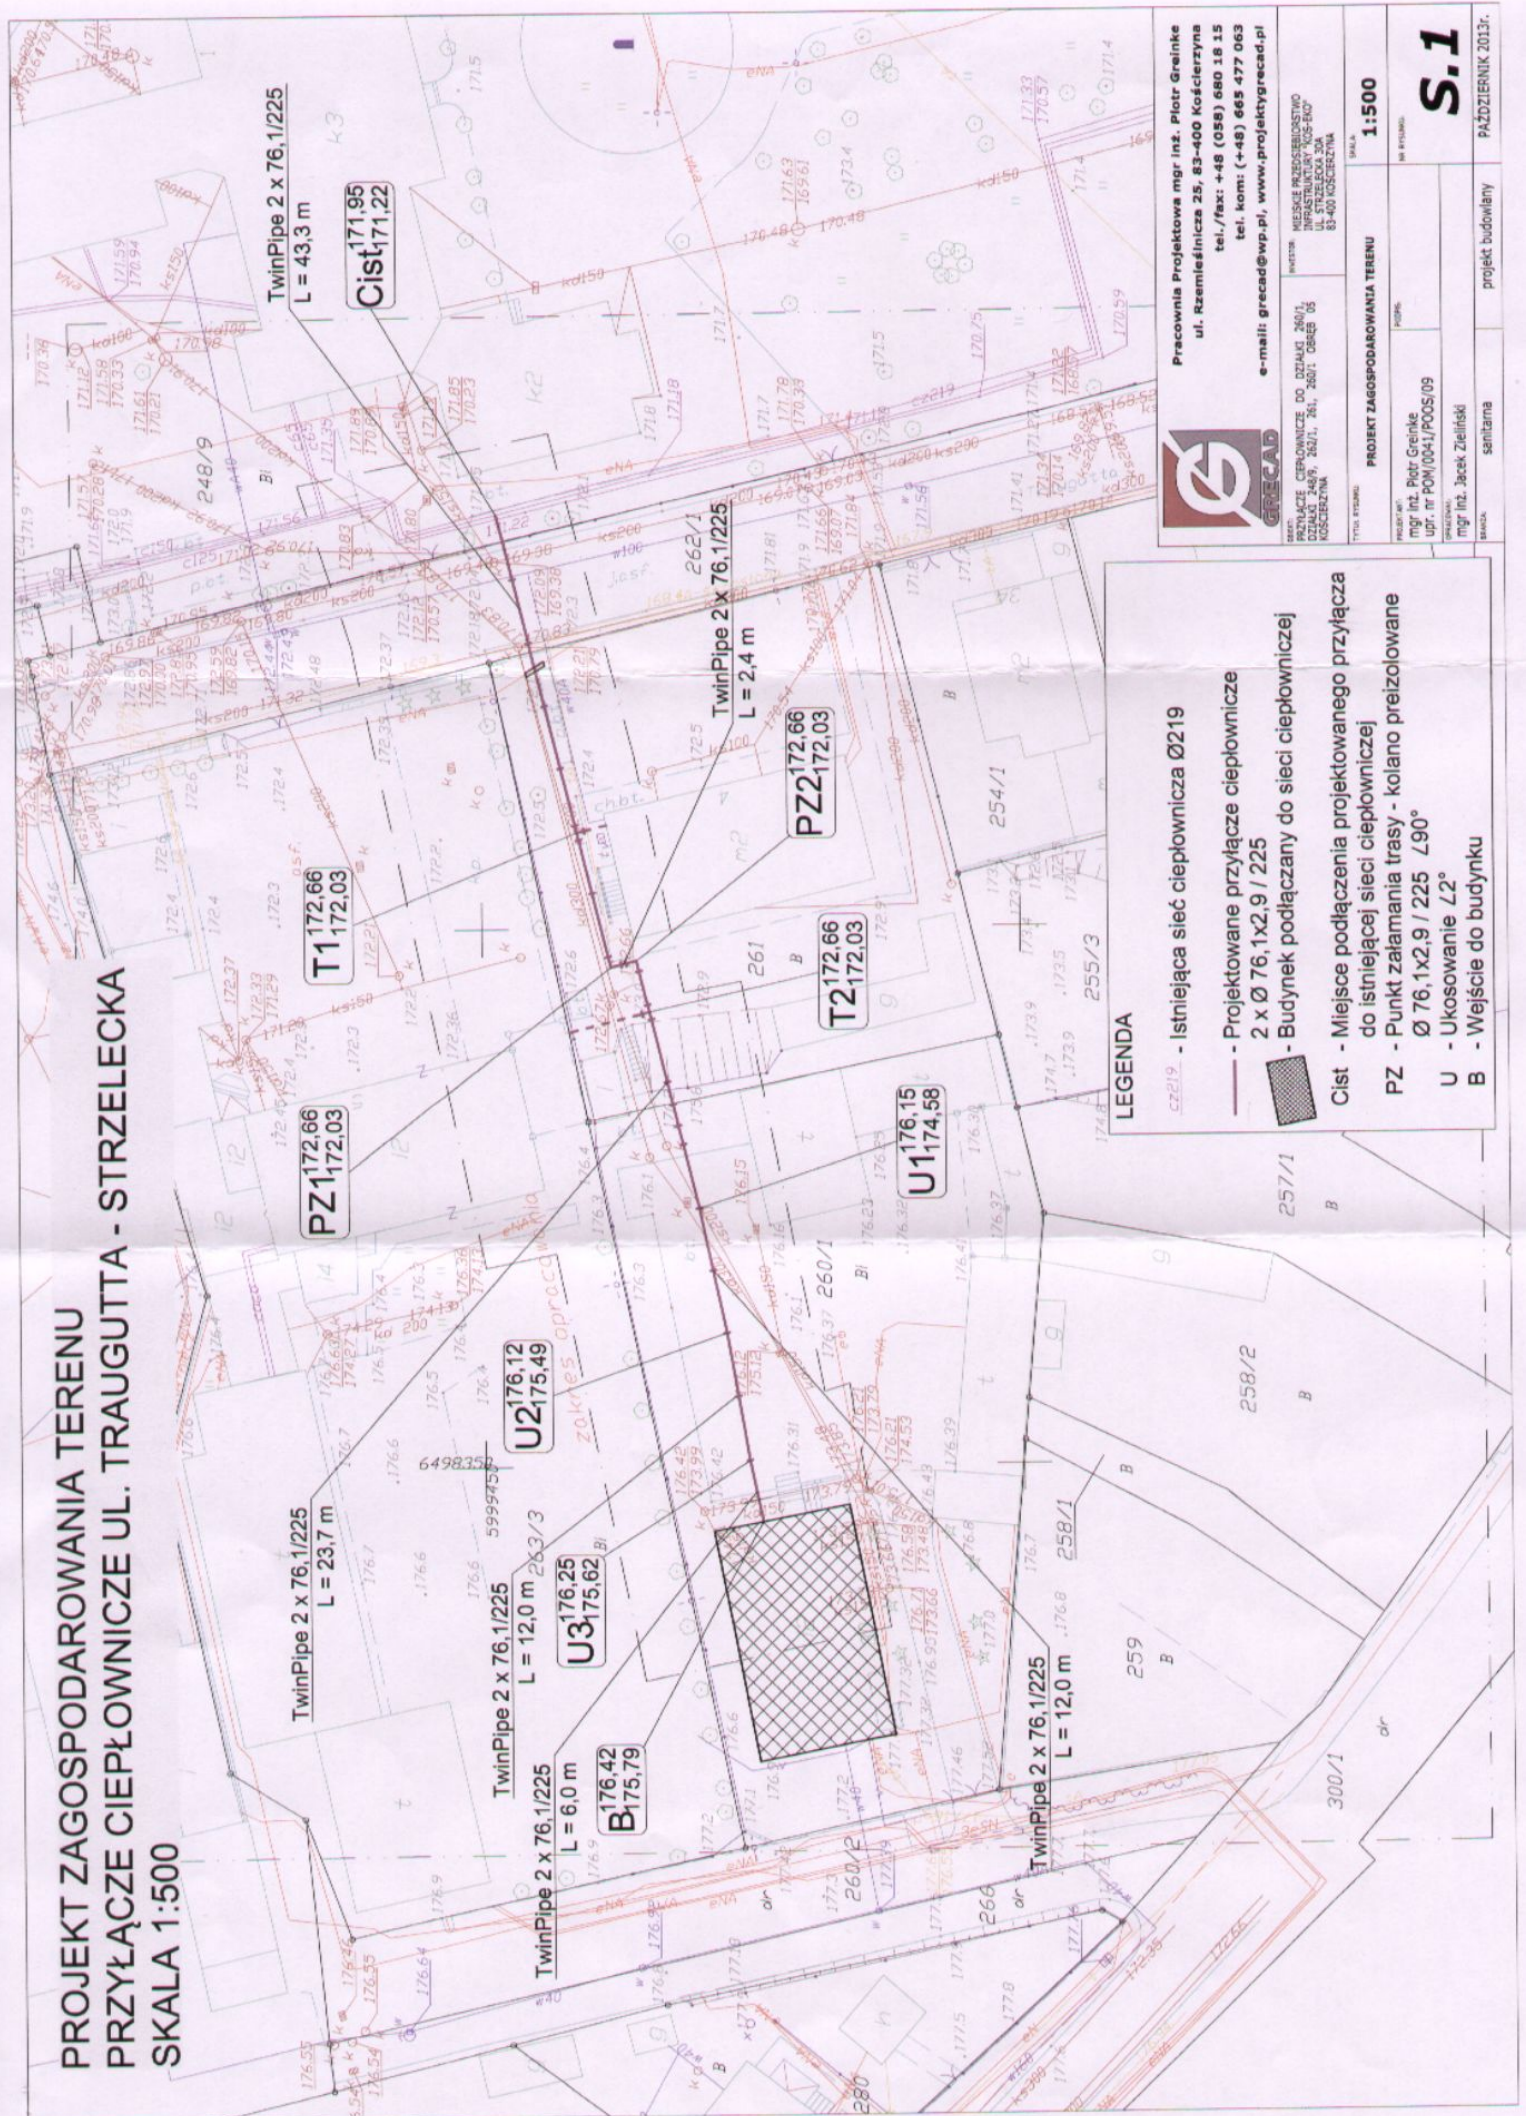

LEGENDA

- Istniejąca sieć ciepłownicza Ø219
- Projektowane przyłącze ciepłownicze 2 x Ø 76,1x2,9 / 225
- Budynek podłączany do sieci ciepłowniczej
- Cist - Miejsce podłączenia projektowanego przyłącza do istniejącej sieci ciepłowniczej
- PZ - Punkt załamania trasy - kolano preizolowane Ø 76,1x2,9 / 225 L90°
- U - Ukosowanie L2°
- B - Wejście do budynku

GRECAD

Pracownia Projektowa mgr inż. Piotr Greinke
ul. Rzemieślnicza 25, 83-400 Koszęca
tel./fax: +48 (059) 680 18 15
tel. kom: (+48) 665 477 063
e-mail: grecad@wp.pl, www.projektygrekad.pl

PROJEKT ZAGOSPODAROWANIA TERENU
SKALA: 1:500

PROJEKTANT:
mgr inż. Piotr Greinke
upr. nr POM/0041/POOS/09

PROJEKTOWAŁ:
mgr inż. Jacek Zieliński

PROJEKT BUDOWLANY
projekt budowlany
PAŹDZIERNIK 2013r.

Uzasadnienie

Do Burmistrza Miasta Kościerzyna wpłynął wniosek o ustanowienie służebności przesyłu polegającej na wybudowaniu przyłącza ciepłowniczego na części działki ozn. nr geodez. 261, położonej w obrębie 05 miasta Kościerzyna, zapisanej w księdze wieczystej GD1E/00004259/9, stanowiącej własność Gminy Miejskiej Kościerzyna, do działki ozn. nr geodez. 261/1. Jedyną możliwością podłączenia działki 261/1 do istniejącej sieci ciepłowniczej zlokalizowanej w ulicy R. Traugutta to poprowadzenie przyłącza ciepłowniczego poprzez działkę ozn. nr geodez. 261. W związku z powyższym podjęcie niniejszej uchwały uznaje się za zasadne.