

Projekt

Druk nr....

**UCHWAŁA NR LXV/...../22
RADY MIASTA KOŚCIERZYNA**

z dnia 28 grudnia 2022 r.

w sprawie wyrażenia zgody na obciążenie służebnością przesyłu działki ozn. nr geodez. 78 położonej w obrębie geodezyjnym nr 10 miasta Kościerzyna, działki ozn. nr geodez. 962 położonej w obrębie geodezyjnym nr 06 miasta Kościerzyna, działki ozn. nr geodez. 111/62 położonej w obrębie geodezyjnym nr 09 miasta Kościerzyna, działek ozn. nr geodez. 120/4 i 119/1 położonych w obrębie geodezyjnym nr 06 miasta Kościerzyna, działek ozn. nr geodez. 71/1, 70/1 i 69/1 położonych w obrębie geodezyjnym nr 03 miasta Kościerzyna

Na podstawie art. 18 ust. 2 pkt. 9 lit. a ustawy z dnia 8 marca 1990 roku o samorządzie gminnym (tekst jednolity Dz. U. z 2022 r., poz. 559 z późn. zm.), art. 13 ust. 1 ustawy z dnia 21 sierpnia 1997 r. o gospodarce nieruchomościami (tekst jednolity: Dz. U. z 2021 r., poz. 1899 z późn. zm) oraz art. 305¹ ustawy z dnia 23 kwietnia 1964 r. Kodeks cywilny (tekst jednolity: Dz. U. z 2022 r., poz. 1360 z późn. zm.)

Rada Miasta Kościerzyna na wniosek Burmistrza Miasta Kościerzyna uchwała, co następuje:

§ 1. Wyraża się zgodę na obciążenie służebnością przesyłu działek stanowiących własność Gminy Miejskiej Kościerzyna na rzecz ENERGA OPERATOR S. A., przedstawionych na załącznikach graficznych:

- 1) ozn. nr geodez. 78 położonej w obrębie geodezyjnym nr 10 miasta Kościerzyna, zapisanej w księdze wieczystej GD1E/00054040/6, ulica ks. J. Popiełuszki, w celu budowy linii kablowej niskiego napięcia 0,4 kV oraz na korzystaniu z w/w działki w zakresie zgodnym z przeznaczeniem tego urządzenia,
- 2) ozn. nr geodez. 962 położonej w obrębie geodezyjnym nr 06 miasta Kościerzyna, zapisanej w księdze wieczystej GD1E/00014990/8, przy ul. J. Tuwima, w celu budowy linii kablowej niskiego napięcia 0,4 kV oraz na korzystaniu z w/w działki w zakresie zgodnym z przeznaczeniem tego urządzenia,
- 3) ozn. nr geodez. 111/62 położonej w obrębie geodezyjnym nr 09 miasta Kościerzyna, zapisanej w księdze wieczystej GD1E/00006302/0, przy ulicy Świętopełka, w celu budowy dwóch linii kablowych niskiego napięcia 0,4 kV oraz na korzystaniu z w/w działki w zakresie zgodnym z przeznaczeniem tego urządzenia,
- 4) ozn. nr geodez. 120/4 i 119/1 położonych w obrębie geodezyjnym nr 06 miasta Kościerzyna, zapisanych w księdze wieczystej GD1E/00003203/5, ul. W. Małcużyńskiego, w celu budowy linii kablowej niskiego napięcia 0,4 kV oraz na korzystaniu z w/w działek w zakresie zgodnym z przeznaczeniem tego urządzenia,
- 5) ozn. nr geodez. 71/1, 70/1 zapisanych w księdze wieczystej GD1E/00009515/7 oraz ozn. nr geodez. 69/1 zapisanej w księdze wieczystej GD1E/00005828/6 położonych w obrębie geodezyjnym nr 03 miasta Kościerzyna, ul. Cynkowa, w celu budowy linii kablowej niskiego napięcia 0,4 kV oraz na korzystaniu z w/w działek w zakresie zgodnym z przeznaczeniem tego urządzenia.

§ 2. Wykonanie uchwały powierza się Burmistrzowi Miasta Kościerzyna.

§ 3. Uchwała wchodzi w życie z dniem podjęcia.

Przewodniczący Rady Miasta
Kościerzyna

Helena Kaszubowska-Nitz



Województwo: pomorskie
 Powiat : Kościerzyna
 Miasto : Kościerzyna
 Obręb : 10
 Dz. nr : 78

„NORD”
 Usługi Geodezyjne
 Irena Knitter-Rosiak
 ul. Kapliczna 8B
 83-400 KOŚCIERZYNA

MAPA SŁUŻEBNOŚCI PRZESYŁU

skala 1 : 500

Teren służebności oznaczono kolorem żółtym
 Powierzchnia służebności na dz. 78 wynosi 1 m²

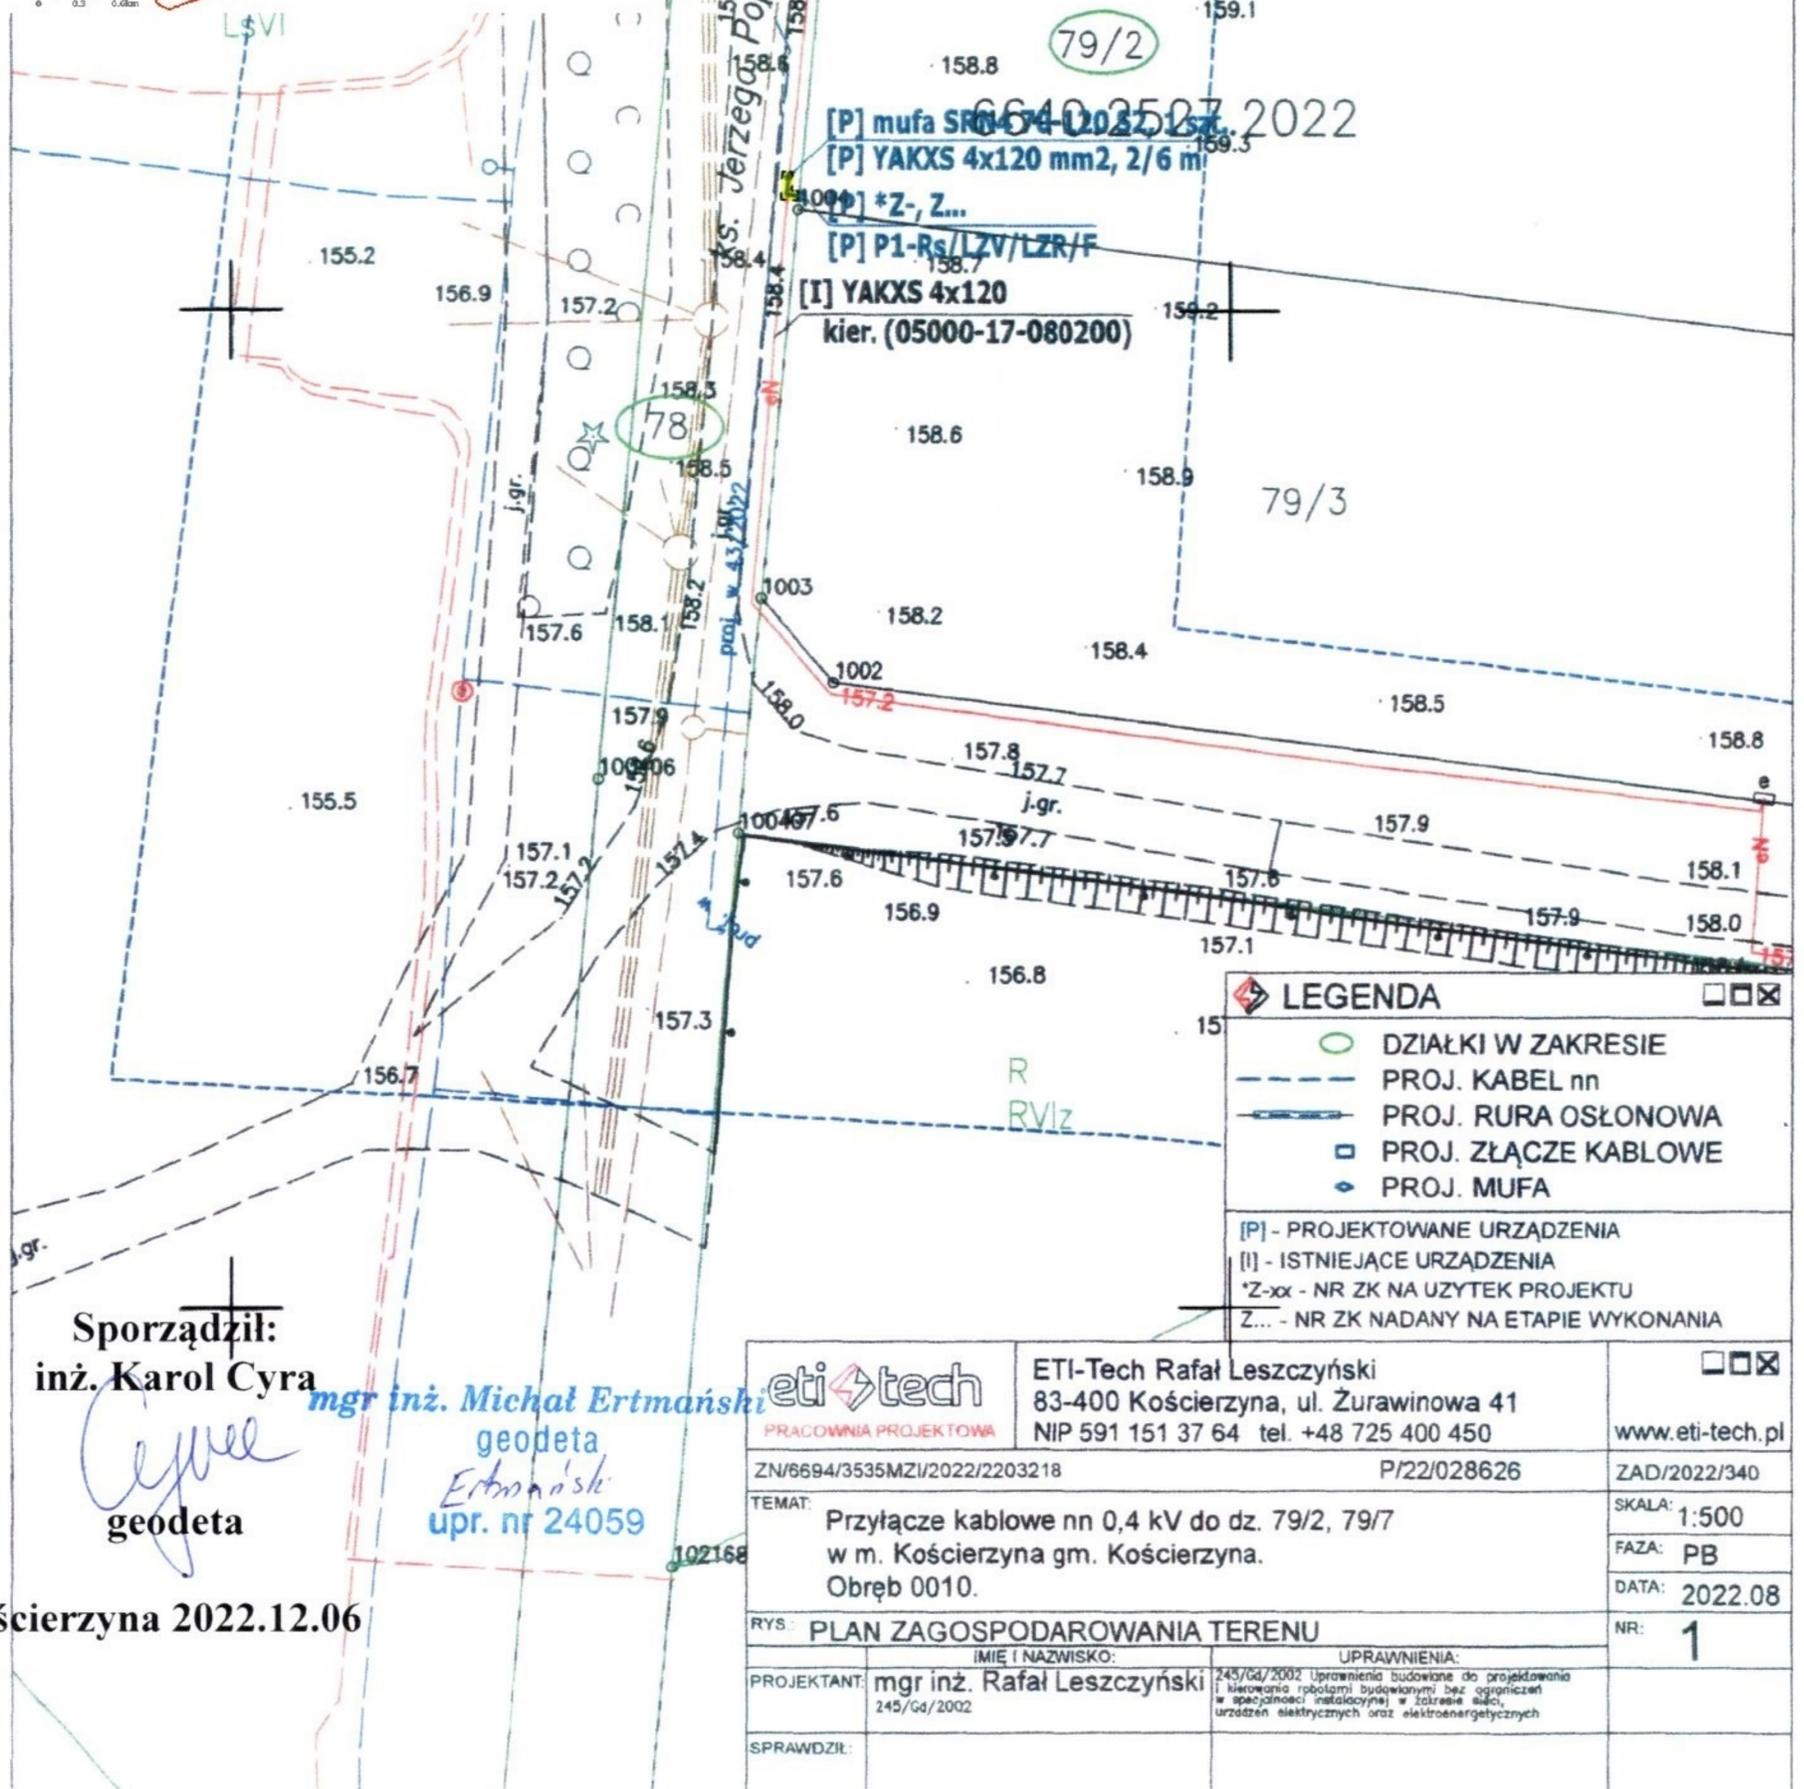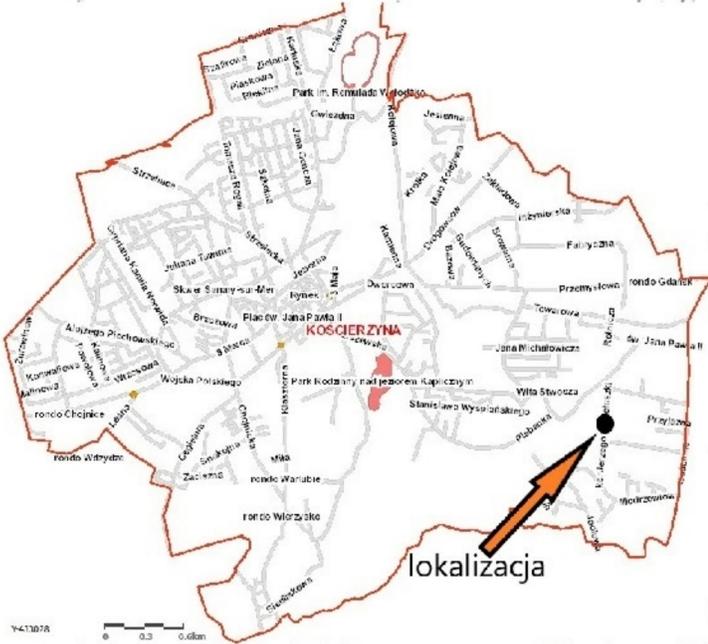

Sporządził:
 inż. Karol Cyra
 geodeta

mgr inż. Michał Ertmański
 geodeta
 Ertmański
 upr. nr 24059

Kościerzyna 2022.12.06

		ETI-Tech Rafał Leszczyński 83-400 Kościerzyna, ul. Żurawinowa 41 NIP 591 151 37 64 tel. +48 725 400 450 www.eti-tech.pl	
ZN/6694/3535MZI/2022/2203218		P/22/028626	
TEMAT:		ZAD/2022/340	
Przyłącze kablowe nn 0,4 kV do dz. 79/2, 79/7 w m. Kościerzyna gm. Kościerzyna. Obręb 0010.		SKALA: 1:500 FAZA: PB DATA: 2022.08	
RYS:		NR: 1	
PLAN ZAGOSPODAROWANIA TERENU			
IMIĘ I NAZWISKO:		UPRAWNIENIA:	
PROJEKTANT: mgr inż. Rafał Leszczyński 245/Gd/2002		245/Gd/2002 Uprawnienia budowlane do projektowania i kierowania robotami budowlanymi bez ograniczeń w specjalności instalacyjnej w zakresie sieci, urządzeń elektrycznych oraz elektroenergetycznych	
SPRAWDZIŁ:			


Województwo: pomorskie
 Powiat : Kościerzyna
 Miasto : Kościerzyna
 Obręb : 6
 Dz. nr : 962

„NORD”
 Usługi Geodezyjne
 Irena Knitter-Rosiak
 ul. Kapliczna 8B
 83-400 KOŚCIERZYNA

MAPA SŁUŻEBNOŚCI PRZESYŁU

skala 1 : 500

Teren służebności oznaczono kolorem żółtym
 Powierzchnia służebności na dz. 962 wynosi 10 m²

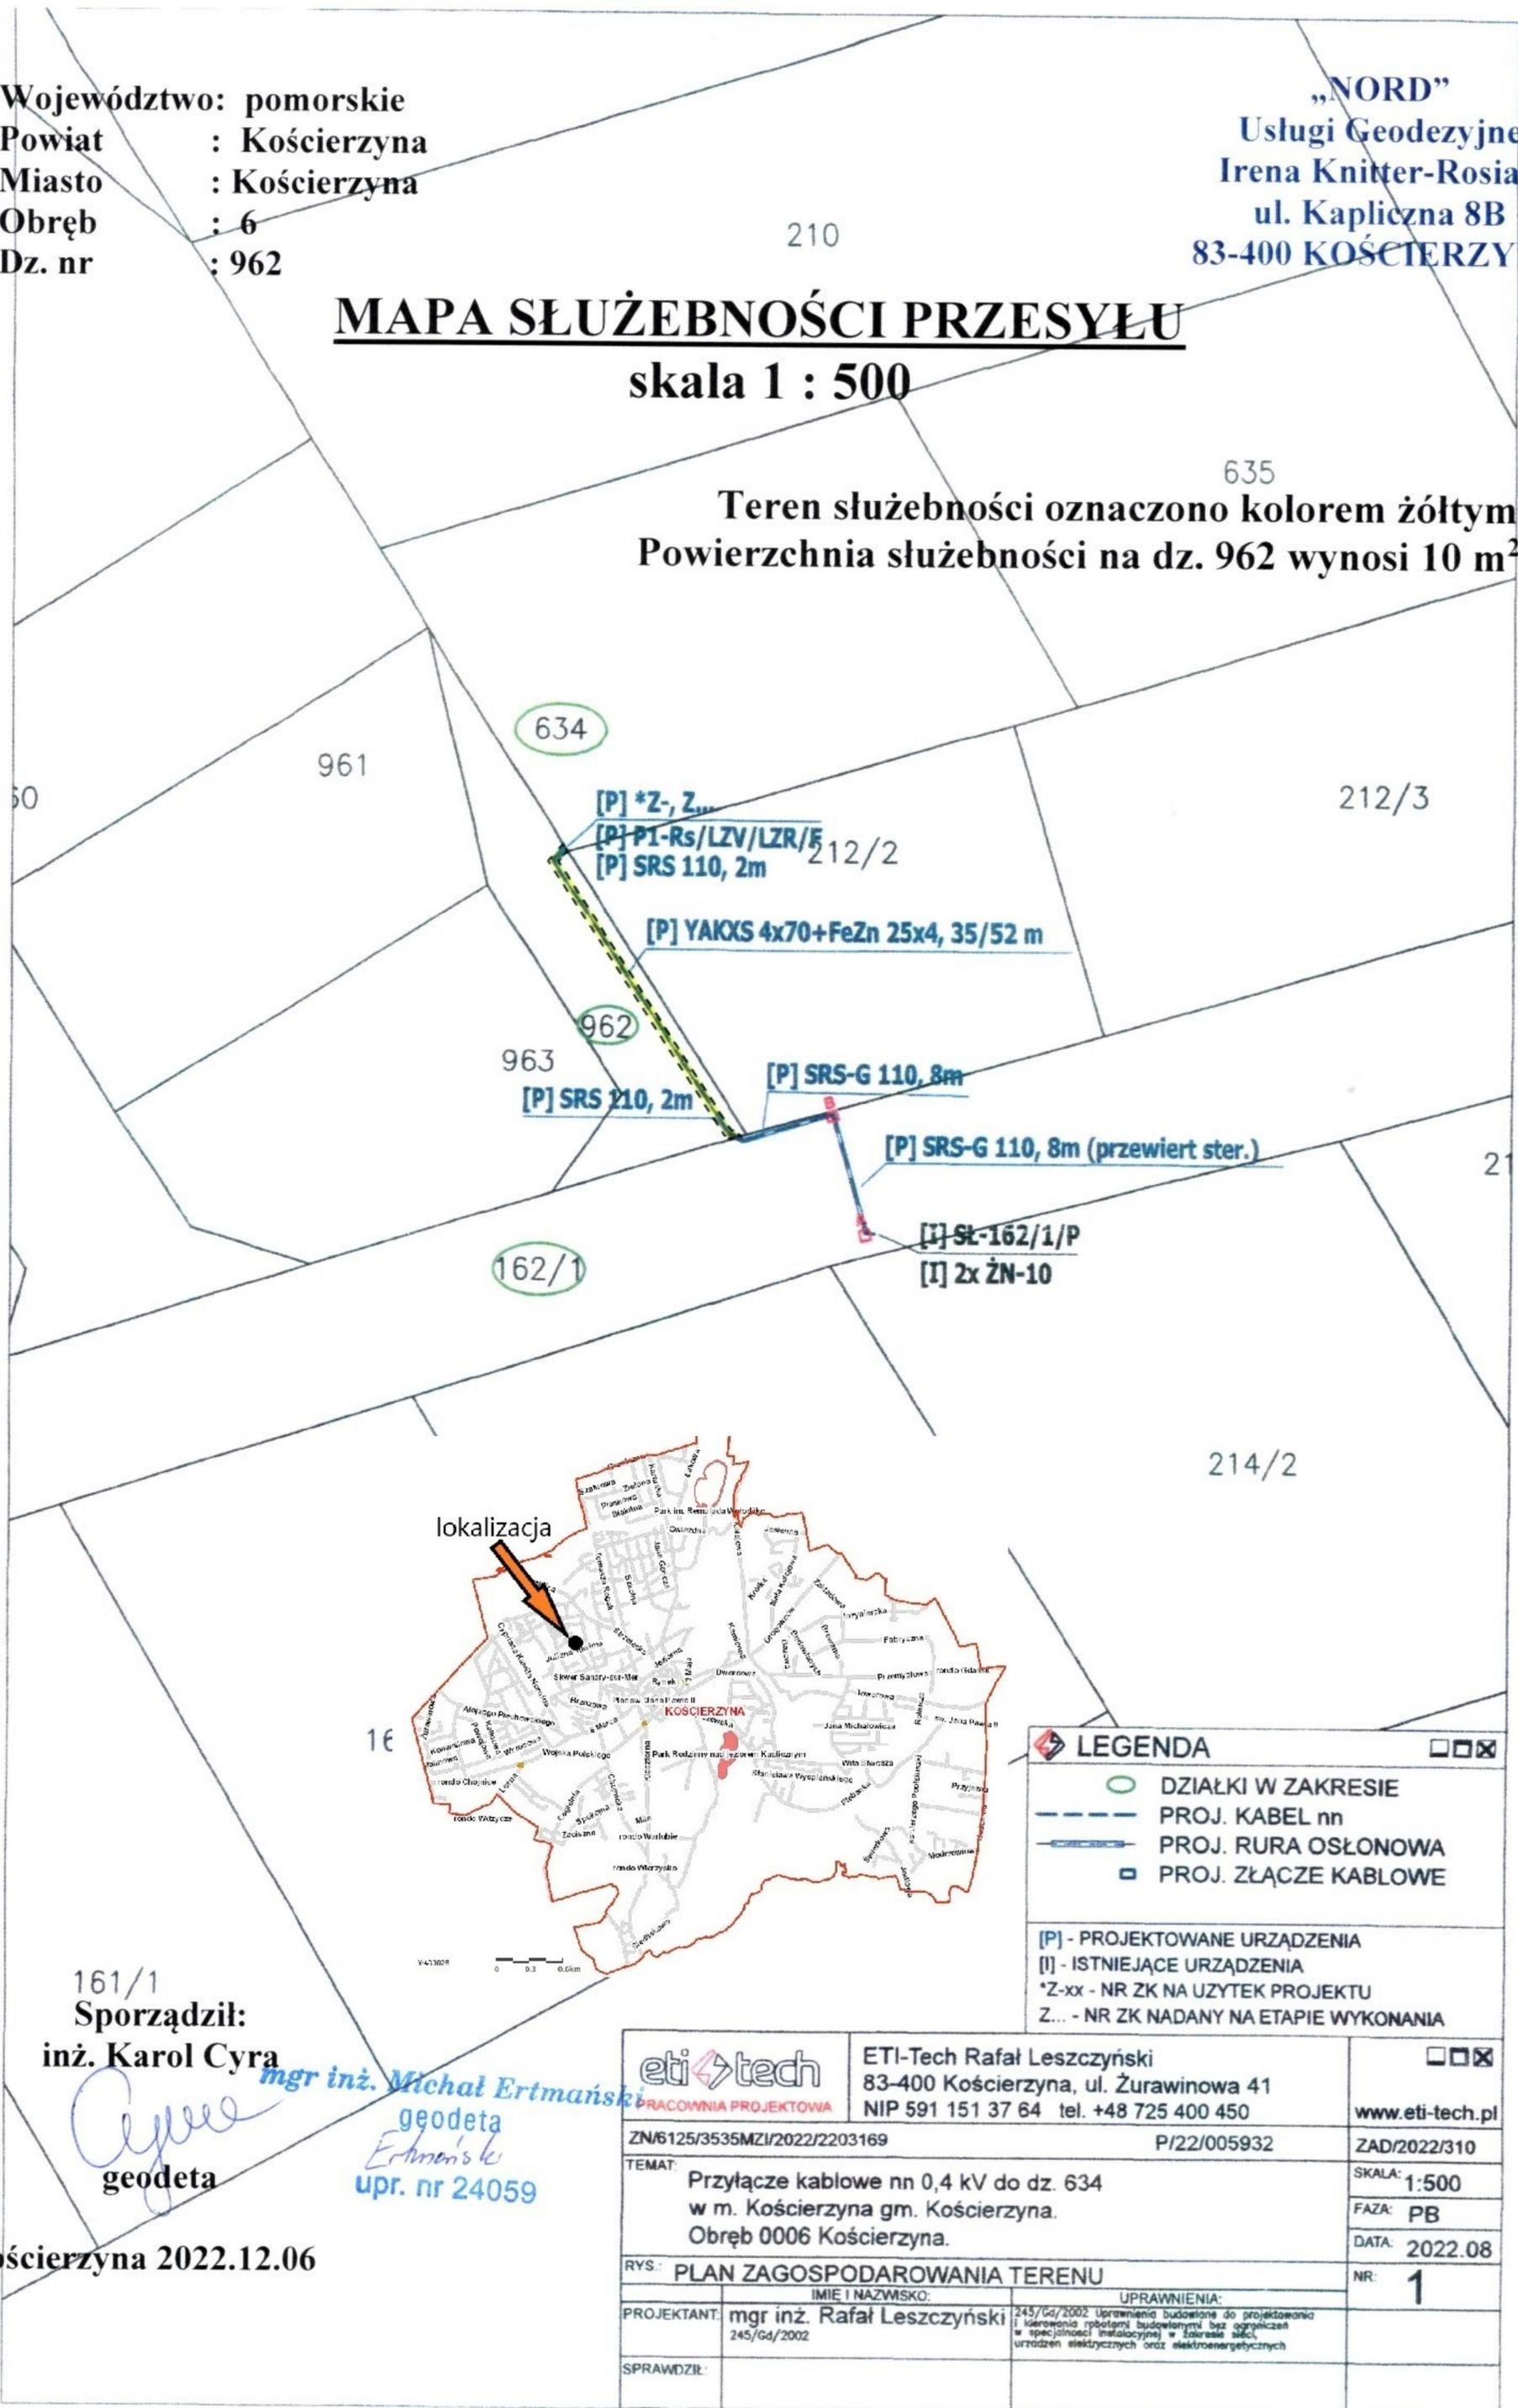

LEGENDA	
	DZIAŁKI W ZAKRESIE
	PROJ. KABEL nn
	PROJ. RURA OSŁONOWA
	PROJ. ZŁĄCZE KABLOWE
[P] - PROJEKTOWANE URZĄDZENIA	
[I] - ISTNIEJĄCE URZĄDZENIA	
*Z-xx - NR ZK NA UŻYTEK PROJEKTU	
Z... - NR ZK NADANY NA ETAPIE WYKONANIA	

161/1
 Sporządził:
 inż. Karol Cyra
 mgr inż. Michał Ertmański
 geodeta
 Ertman's ko
 upr. nr 24059
 geodeta

Kościerzyna 2022.12.06

ETI-Tech Rafał Leszczyński 83-400 Kościerzyna, ul. Żurawinowa 41 NIP 591 151 37 64 tel. +48 725 400 450 www.eti-tech.pl		
ZN/6125/3535MZI/2022/2203169	P/22/005932	ZAD/2022/310
TEMAT: Przyłącze kablowe nn 0,4 kV do dz. 634 w m. Kościerzyna gm. Kościerzyna. Obręb 0006 Kościerzyna.		SKALA: 1:500 FAZA: PB DATA: 2022.08
RYS: PLAN ZAGOSPODAROWANIA TERENU		NR: 1
PROJEKTANT:	IMIE I NAZWISKO: mgr inż. Rafał Leszczyński 245/Gd/2002	UPRAWNIENIA: 245/Gd/2002 Uprawnienia budowlane do projektowania i kierowania robotami budowlanymi bez ograniczeń w specjalności instalacyjnej w zakresie sieci, urządzeń elektrycznych oraz elektroenergetycznych
SPRAWDZIL:		


Województwo: pomorskie
 Powiat : Kościerzyna
 Miasto : Kościerzyna
 Obręb : 3
 Dz. nr : 69/1; 70/1; 71/1

„NORD”
 Usługi Geodezyjne
 Irena Knitter-Rosiak
 ul. Kapliczna 8B
 83-400 KOŚCIERZYNA

MAPA SŁUŻEBNOŚCI PRZESYŁU

skala 1 : 500

Teren służebności oznaczono:
 kolorem zielonym na dz. 69/1 - powierzchnia 11 m²
 kolorem żółtym na dz. 70/1 - powierzchnia 2 m²
 kolorem niebieskim na dz. 71/1 - powierzchnia 4 m²

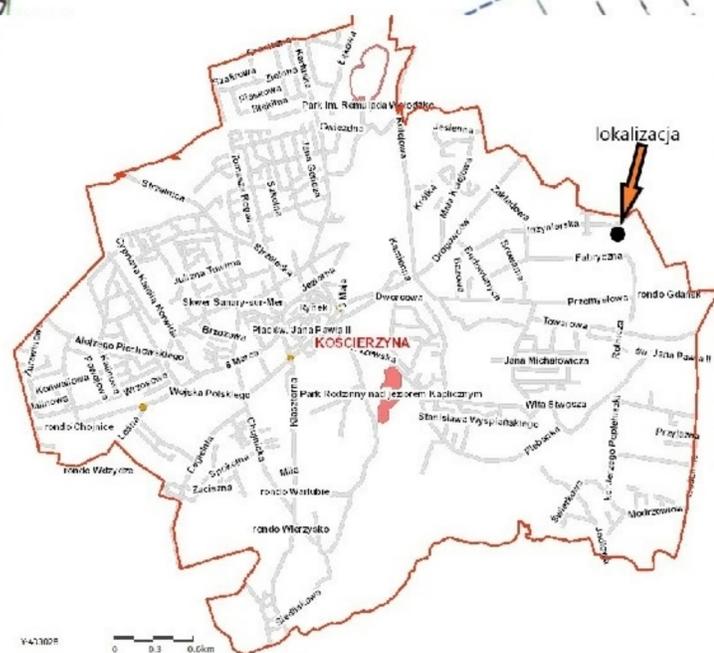

LEGENDA	
	DZIAŁKI W ZAKRESIE
	PROJ. KABEL nn
	PROJ. RURA OSŁONOWA
	PROJ. ZŁĄCZE KABLOWE
	PROJ. KOMORA PRZEWIERTU
[P]	PROJEKTOWANE URZĄDZENIA
[I]	ISTNIEJĄCE URZĄDZENIA
*Z-xx	NR ZK NA UŻYTEK PROJEKTU
Z...	NR ZK NADANY NA ETAPIE WYKONANIA

Sporządził:
 inż. Karol Cyra
 inż. Michał Ertmański
 geodeta
 upr. nr 24059

eti tech	ETI-Tech Rafał Leszczyński	www.eti-tech.pl
	83-400 Kościerzyna, ul. Żurawinowa 41 NIP 591 151 37 64 tel. +48 725 400 450	
ZN/5860/3535MZI/2022/2202933	P/22/020286	ZAD/2022/286
TEMAT:	Przyłącze kablowe nn 0,4 kV do dz. 248 w m. Kościerzyna gm. Kościerzyna. Obręb 0003.	SKALA: 1:500 FAZA: PB DATA: 2022.08
RYS.: PLAN ZAGOSPODAROWANIA TERENU		NR: 1
PROJEKTANT:	mgr inż. Rafał Leszczyński 245/Gd/2002	UPRAWNIENIA: 245/Gd/2002 Uprawnienia budowlane do projektowania i kierowania robotami budowlanymi bez ograniczeń w specyficznej instalacyjnej w zakresie sieci, urządzeń elektrycznych oraz elektroenergetycznych
SPRAWDZIŁ:		

Kościerzyna 2022.12.06

Uzasadnienie

Do Burmistrza Miasta Kościerzyna wpłynęły wnioski ENERGA-OPERATOR S.A. o ustanowienie służebności przesyłu na działkach:

1) ozn. nr geodez. 78 położonej w obrębie geodezyjnym nr 10 miasta Kościerzyna, w celu budowy linii kablowej niskiego napięcia 0,4 kV. Postanowieniem nr WIŚ.7012.111.2022 z dnia 2 września 2022 r. Burmistrza Miasta Kościerzyna uzgodniono trasę projektowanej linii kablowej,

2) ozn. nr geodez. 962 położonej w obrębie geodezyjnym nr 06 miasta Kościerzyna, w celu budowy linii kablowej niskiego napięcia 0,4kV. Postanowieniem nr WIŚ.7012.135.2022 z dnia 29 września 2022 r. Burmistrza Miasta Kościerzyna uzgodniono trasę projektowanej linii kablowej,

3) ozn. nr geodez. 111/62 położonej w obrębie geodezyjnym nr 09 miasta Kościerzyna, w celu budowy dwóch linii kablowych niskiego napięcia 0,4kV. Pismem nr WIŚ.150.91.2022 z dnia 10 sierpnia 2022 r. wyrażono zgodę na ułożenie sieci kablowej energetycznej,

4) ozn. nr geodez. 120/4 i 119/1 położone w obrębie geodezyjnym nr 06 miasta Kościerzyna, w celu budowy linii kablowej niskiego napięcia 0,4kV. Postanowieniem nr WIŚ.7012.119.2022 z dnia 12 września 2022 r. Burmistrza Miasta Kościerzyna uzgodniono trasę projektowanej linii kablowej,

5) ozn. nr geodez. 71/1, 70/1 i 69/1 położone w obrębie geodezyjnym nr 03 miasta Kościerzyna, w celu budowy linii kablowej niskiego napięcia 0,4kV. Postanowieniem nr WIŚ.7012.117.2022 z dnia 13 września 2022 r. Burmistrza Miasta Kościerzyna uzgodniono trasę projektowanej linii kablowej.

Tym samym podjęcie niniejszej uchwały uznaje się za zasadne.